

SOTTOSERVIZI ESISTENTI

LEGENDA


| | |
|--|--|
| | LINEA RETE FOGNARIA ESISTENTE |
| | LINEA RETE IDRICA ESISTENTE OGGETTO DI SPOSTAMENTO |
| | LINEA RETE IDRICA ESISTENTE |
| | SARACINESCA |
| | RETE GAS METANO MP |
| | CONTATORE GAS |
| | LINEA FIBRA OTTICA |
| | POZZETTO FIBRA OTTICA |

NOTA: LA POSIZIONE E LA PROFONDITA' DELLE LINEE DEI SOTTOSERVIZI E' INDICATIVA. NECESSARIA VERIFICA CON SONDEGGI IN SITO

SOTTOSERVIZI DI PROGETTO

LEGENDA

| | |
|--|---|
| | CONDOTTA SCARICO ACQUE METEORICHE PENDENZA MEDIA 0.002 |
| | POZZETTO DI ISPEZIONE |
| | CADITOIA |
| | CANALETTA ACCESSO CARRAIO |
| | LINEA ELETTRICA E LINEA PREDISPOSIZIONE EVENTUALE UTENZA |
| | POZZETTO IMPIANTO ELETTRICO CON PLINTO PALO ILLUMINAZIONE |

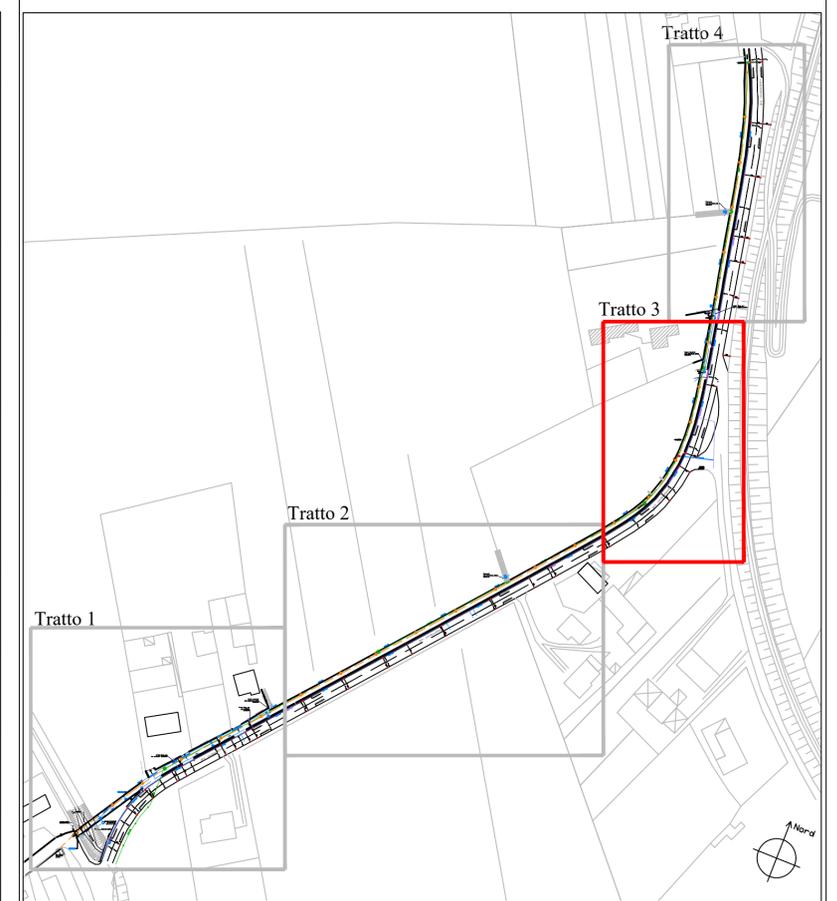


INQUADRAMENTO



CITTA' METROPOLITANA DI VENEZIA

Area Mobilità
Servizio trasporti eccezionali, ponti e piste ciclabili

Ca' Corner, San Marco 2662 - 30124 Venezia (VE)
Via Forte Marghera, 191 - 30173 Mestre (VE)

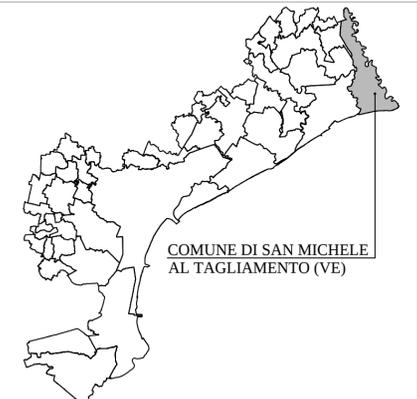

PROGETTO FATTIBILITA' TECNICO ECONOMICA

REALIZZAZIONE DI UN TRATTO DI PISTA CICLOPEDONALE LUNGO LA S.P. 75 IN LOCALITÀ PALAZZETTO INTERSEZIONE CON VIA LOCALITÀ PALAZZETTO E VIA MALAFESTA NEL COMUNE DI SAN MICHELE AL TAGLIAMENTO

| | | | |
|---|---|--|--|
| IL RESPONSABILE UNICO DEL PROGETTO Arch. Alberta Parolin | | SAN MICHELE AL TAGLIAMENTO (VE) | |
| SUPPORTO AL RUP Arch. Francesca Finco Geom. Bruno Ruffini | | SP75 TRATTO TRA FRAZIONI PALAZZETTO E MALAFESTA | |
| PROGETTO FATTIBILITA' TECNICO ECONOMICA RIZZI EQUIPE ARCHITETTI S.r.l. - S.t.p. Via Cesare Battisti, 15 - Milano (VE) Arch. Renato Rizzi Arch. Andrea Tomaiello | | PLANIMETRIA TRATTO 2 | |
| REV. | DESCRIZIONE | DATA | 09 SOTTOSERVIZI E RISOLUZIONE INTERFERENZE |
| 1 | EMISSIONE PROGETTO FATTIBILITA' TECNICO ECONOMICA | 14/03/2025 | |
| 2 | AGG.TO PROGETTO FATTIBILITA' TECNICO ECONOMICA | 08/04/2025 | |
| | | | SCALA: 1/200 |